




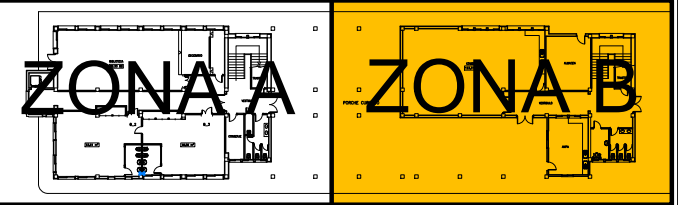

REFORMA DE ASEOS EN LAS AULAS DE INFANTIL Y AMPLIACIÓN DEL COMEDOR EN EL C.E.I.P. SAN MIGUEL

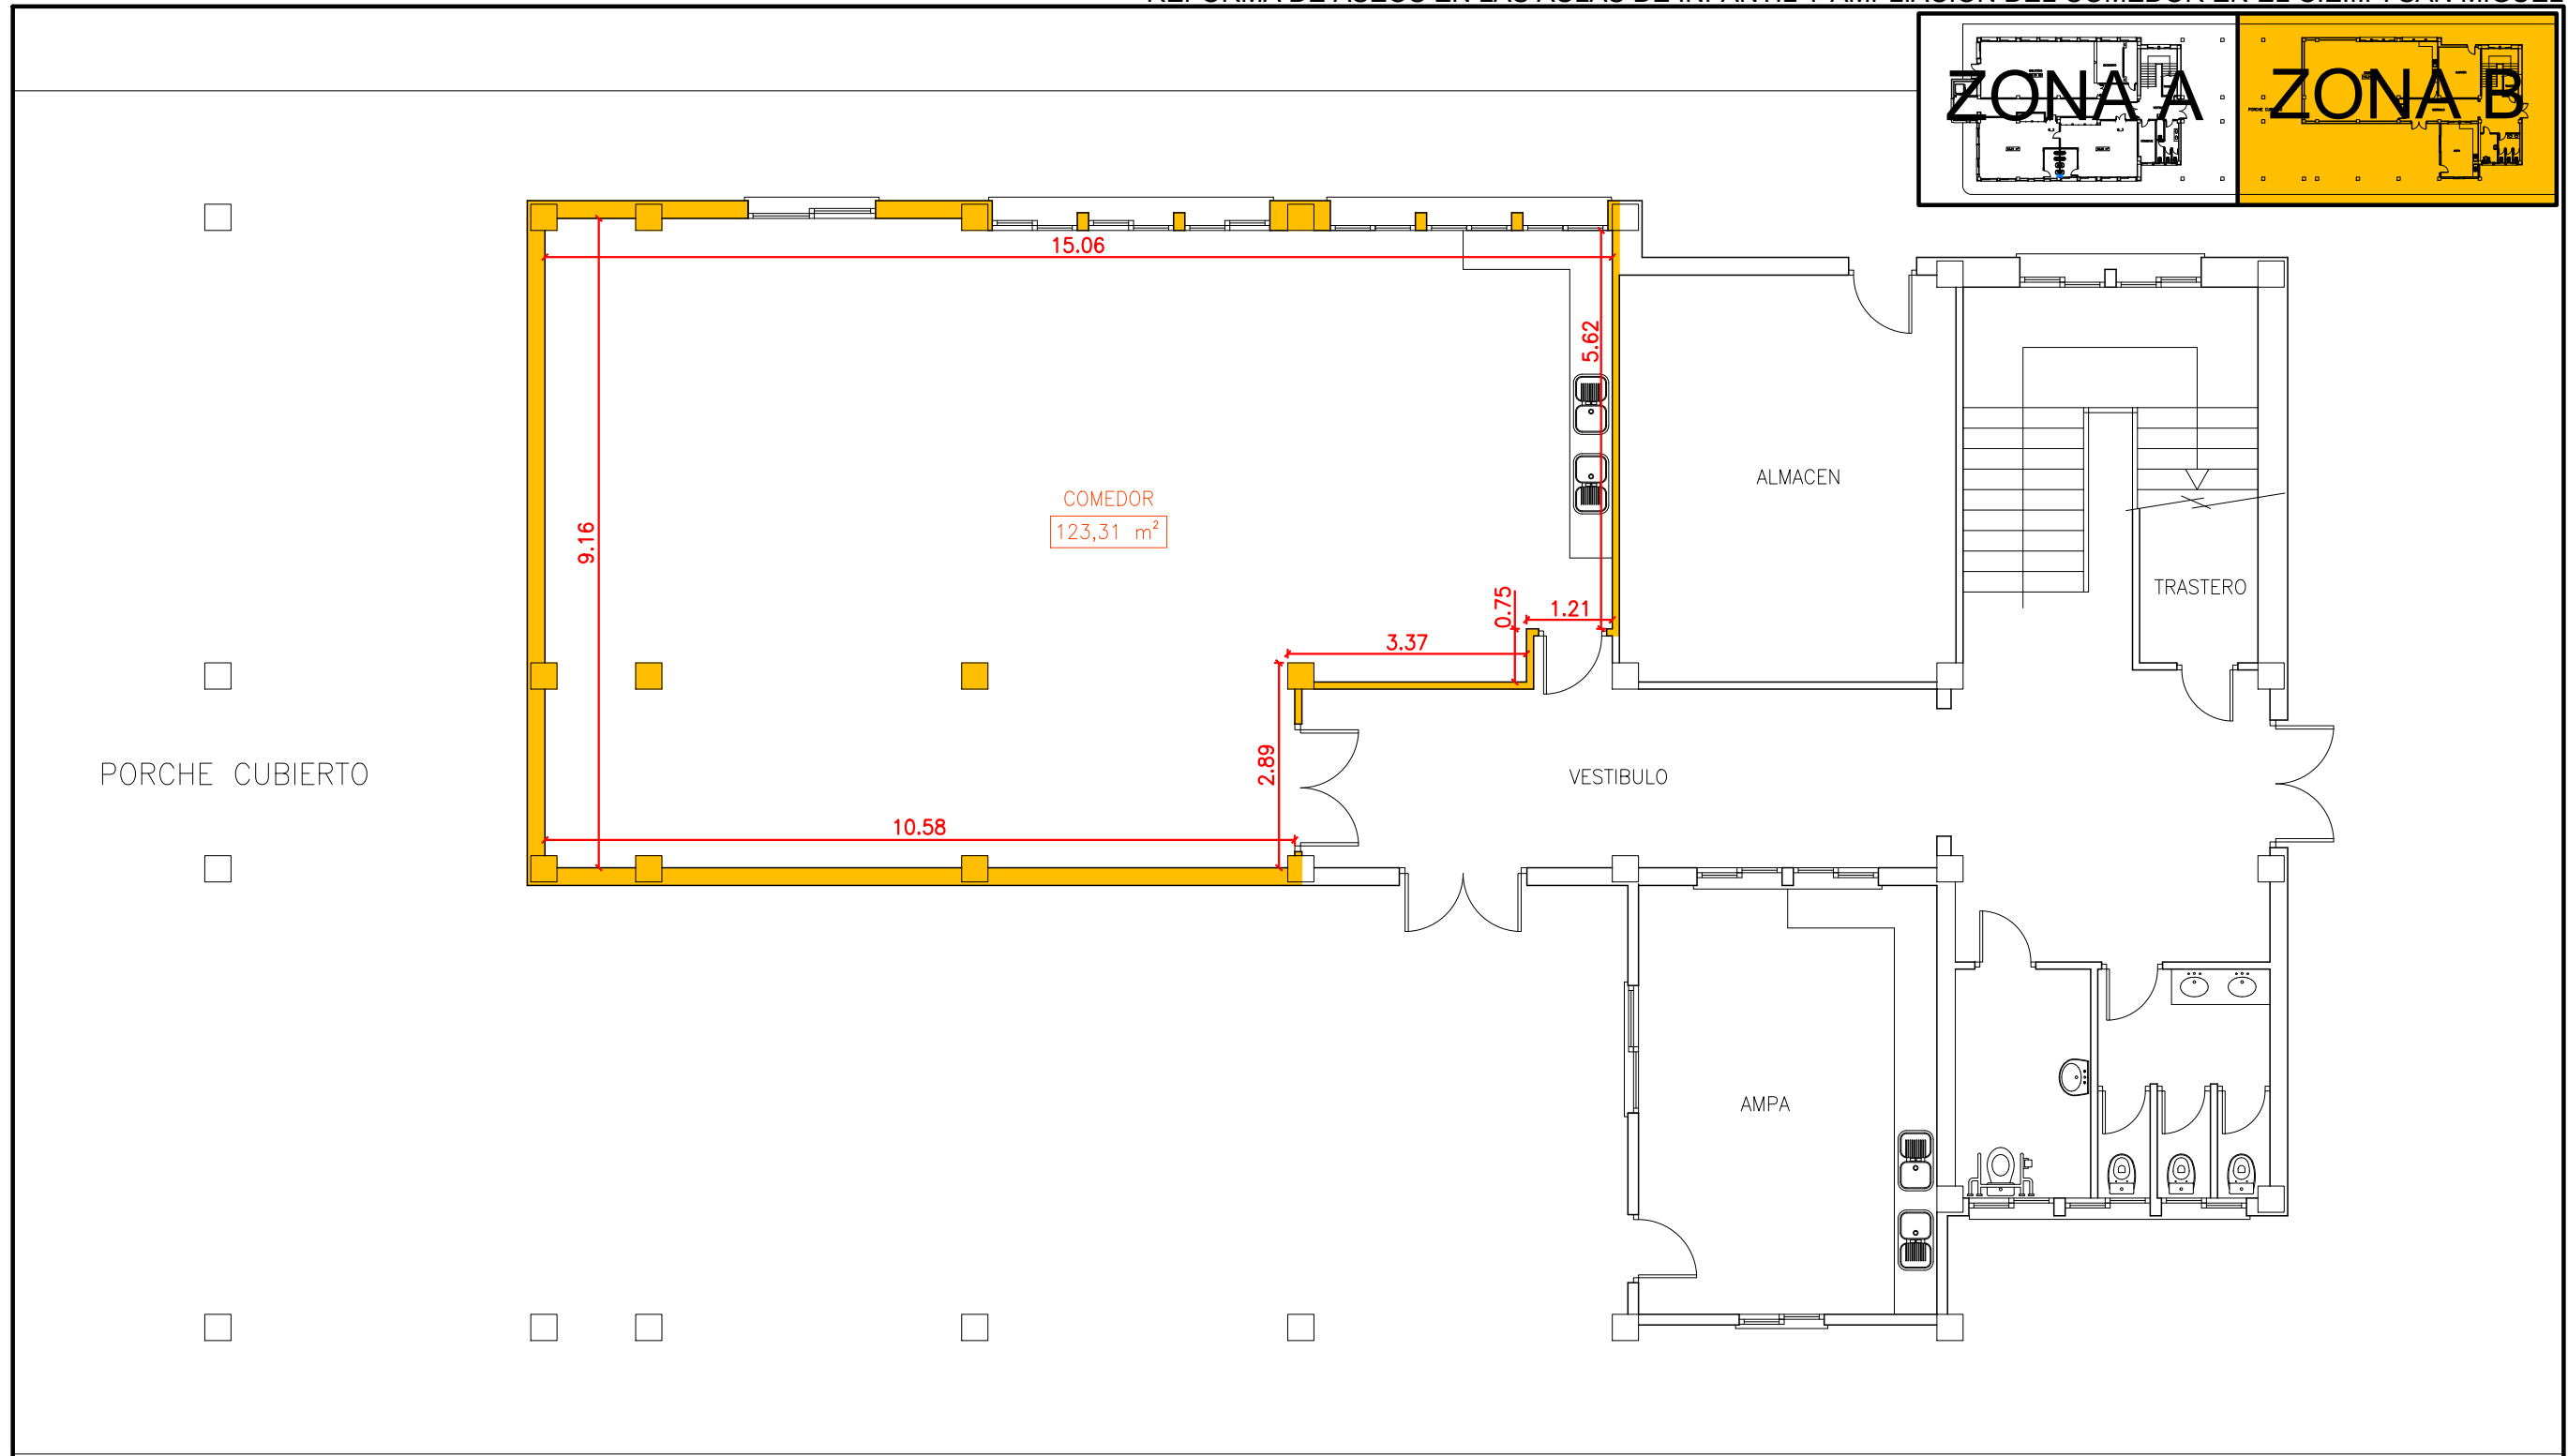

SERVICIO DE INGENIERÍA E INFRAESTRUCTURAS

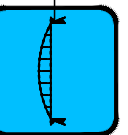

ZONA B ( COMEDOR)

PLANTA BAJA ESTADO REFORMADO ESCALA 1/100 P-04\_2

INGENIERO MUNICIPAL: JUÁN JOSÉ FERNÁNDEZ PEÑA