




REFORMA DE ASEOS EN LAS AULAS DE INFANTIL Y AMPLIACIÓN DEL COMEDOR EN EL C.E.I.P. SAN MIGUEL

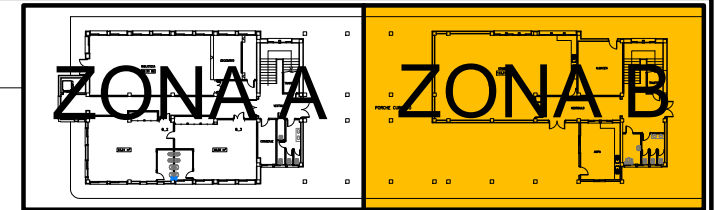


ZONA A


ZONA B

SIMBOLOGIA INSTALACIÓN ELÉCTRICA	
	BASE DE ENCHUFE 10/16 A
	INTERRUPTOR UNIPOLAR
	INTERRUPTOR CONMUTADO
	LUMINARIA LED

PORCHE CUBIERTO

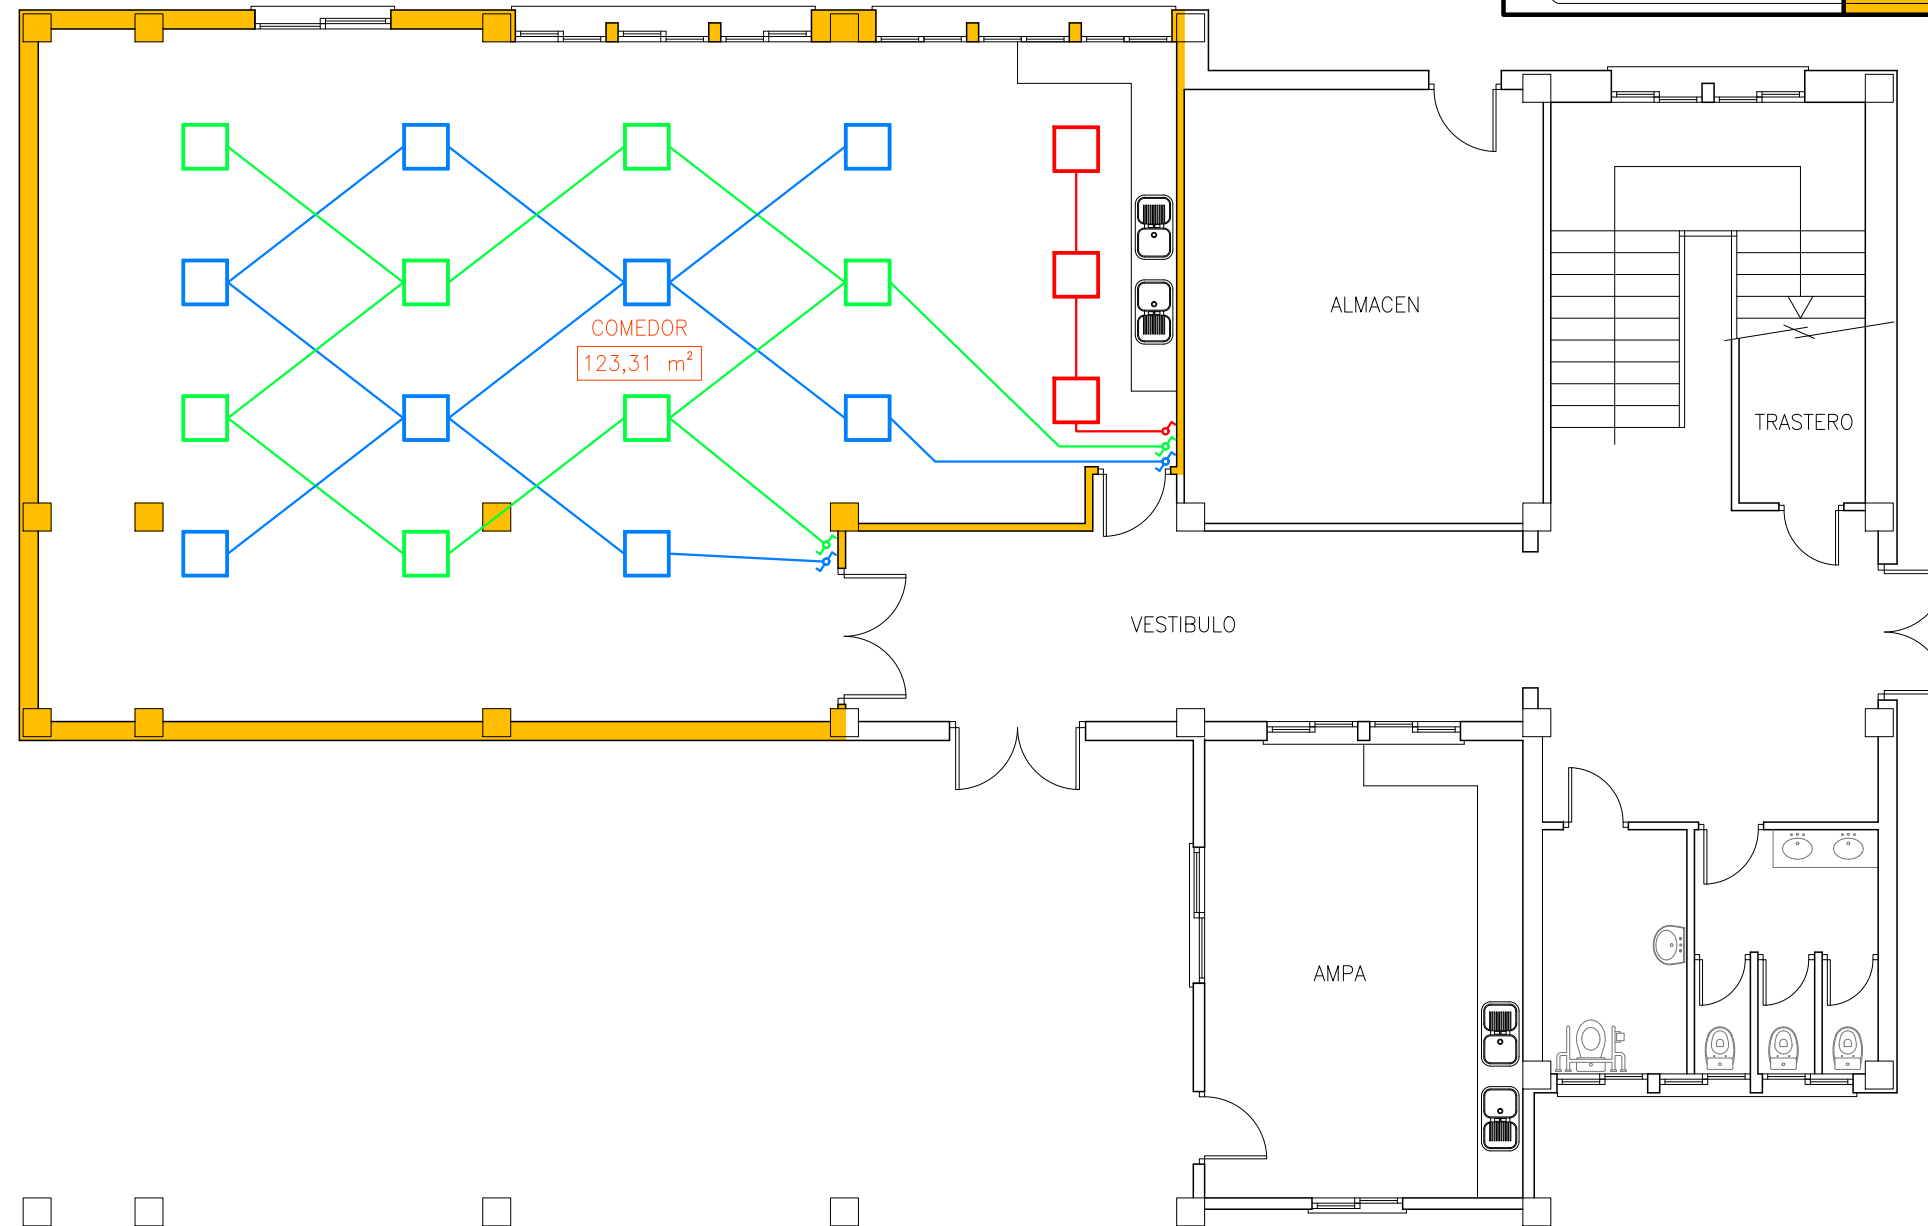

SERVICIO DE INGENIERÍA E INFRAESTRUCTURAS

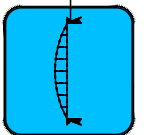

ZONA B (COMEDOR)

PLANTA BAJA INSTALACIÓN ELÉCTRICA | ESCALA 1/100 | P-05_2

INGENIERO MUNICIPAL: JUÁN JOSÉ FERNÁNDEZ PEÑA