



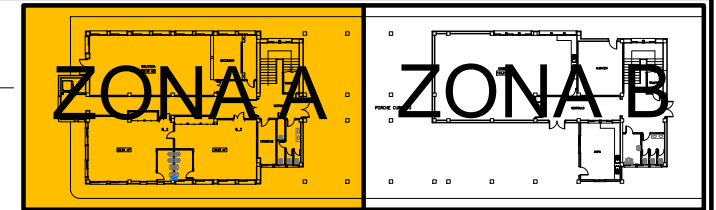

REFORMA DE ASEOS EN LAS AULAS DE INFANTIL Y AMPLIACIÓN DEL COMEDOR EN EL C.E.I.P. SAN MIGUEL



SIMBOLOGÍA INSTALACIÓN FONTANERÍA	
	LLAVE DE PASO
	TUBERÍA DE ÁGUA FRÍA
	TOMA DE ÁGUA FRÍA

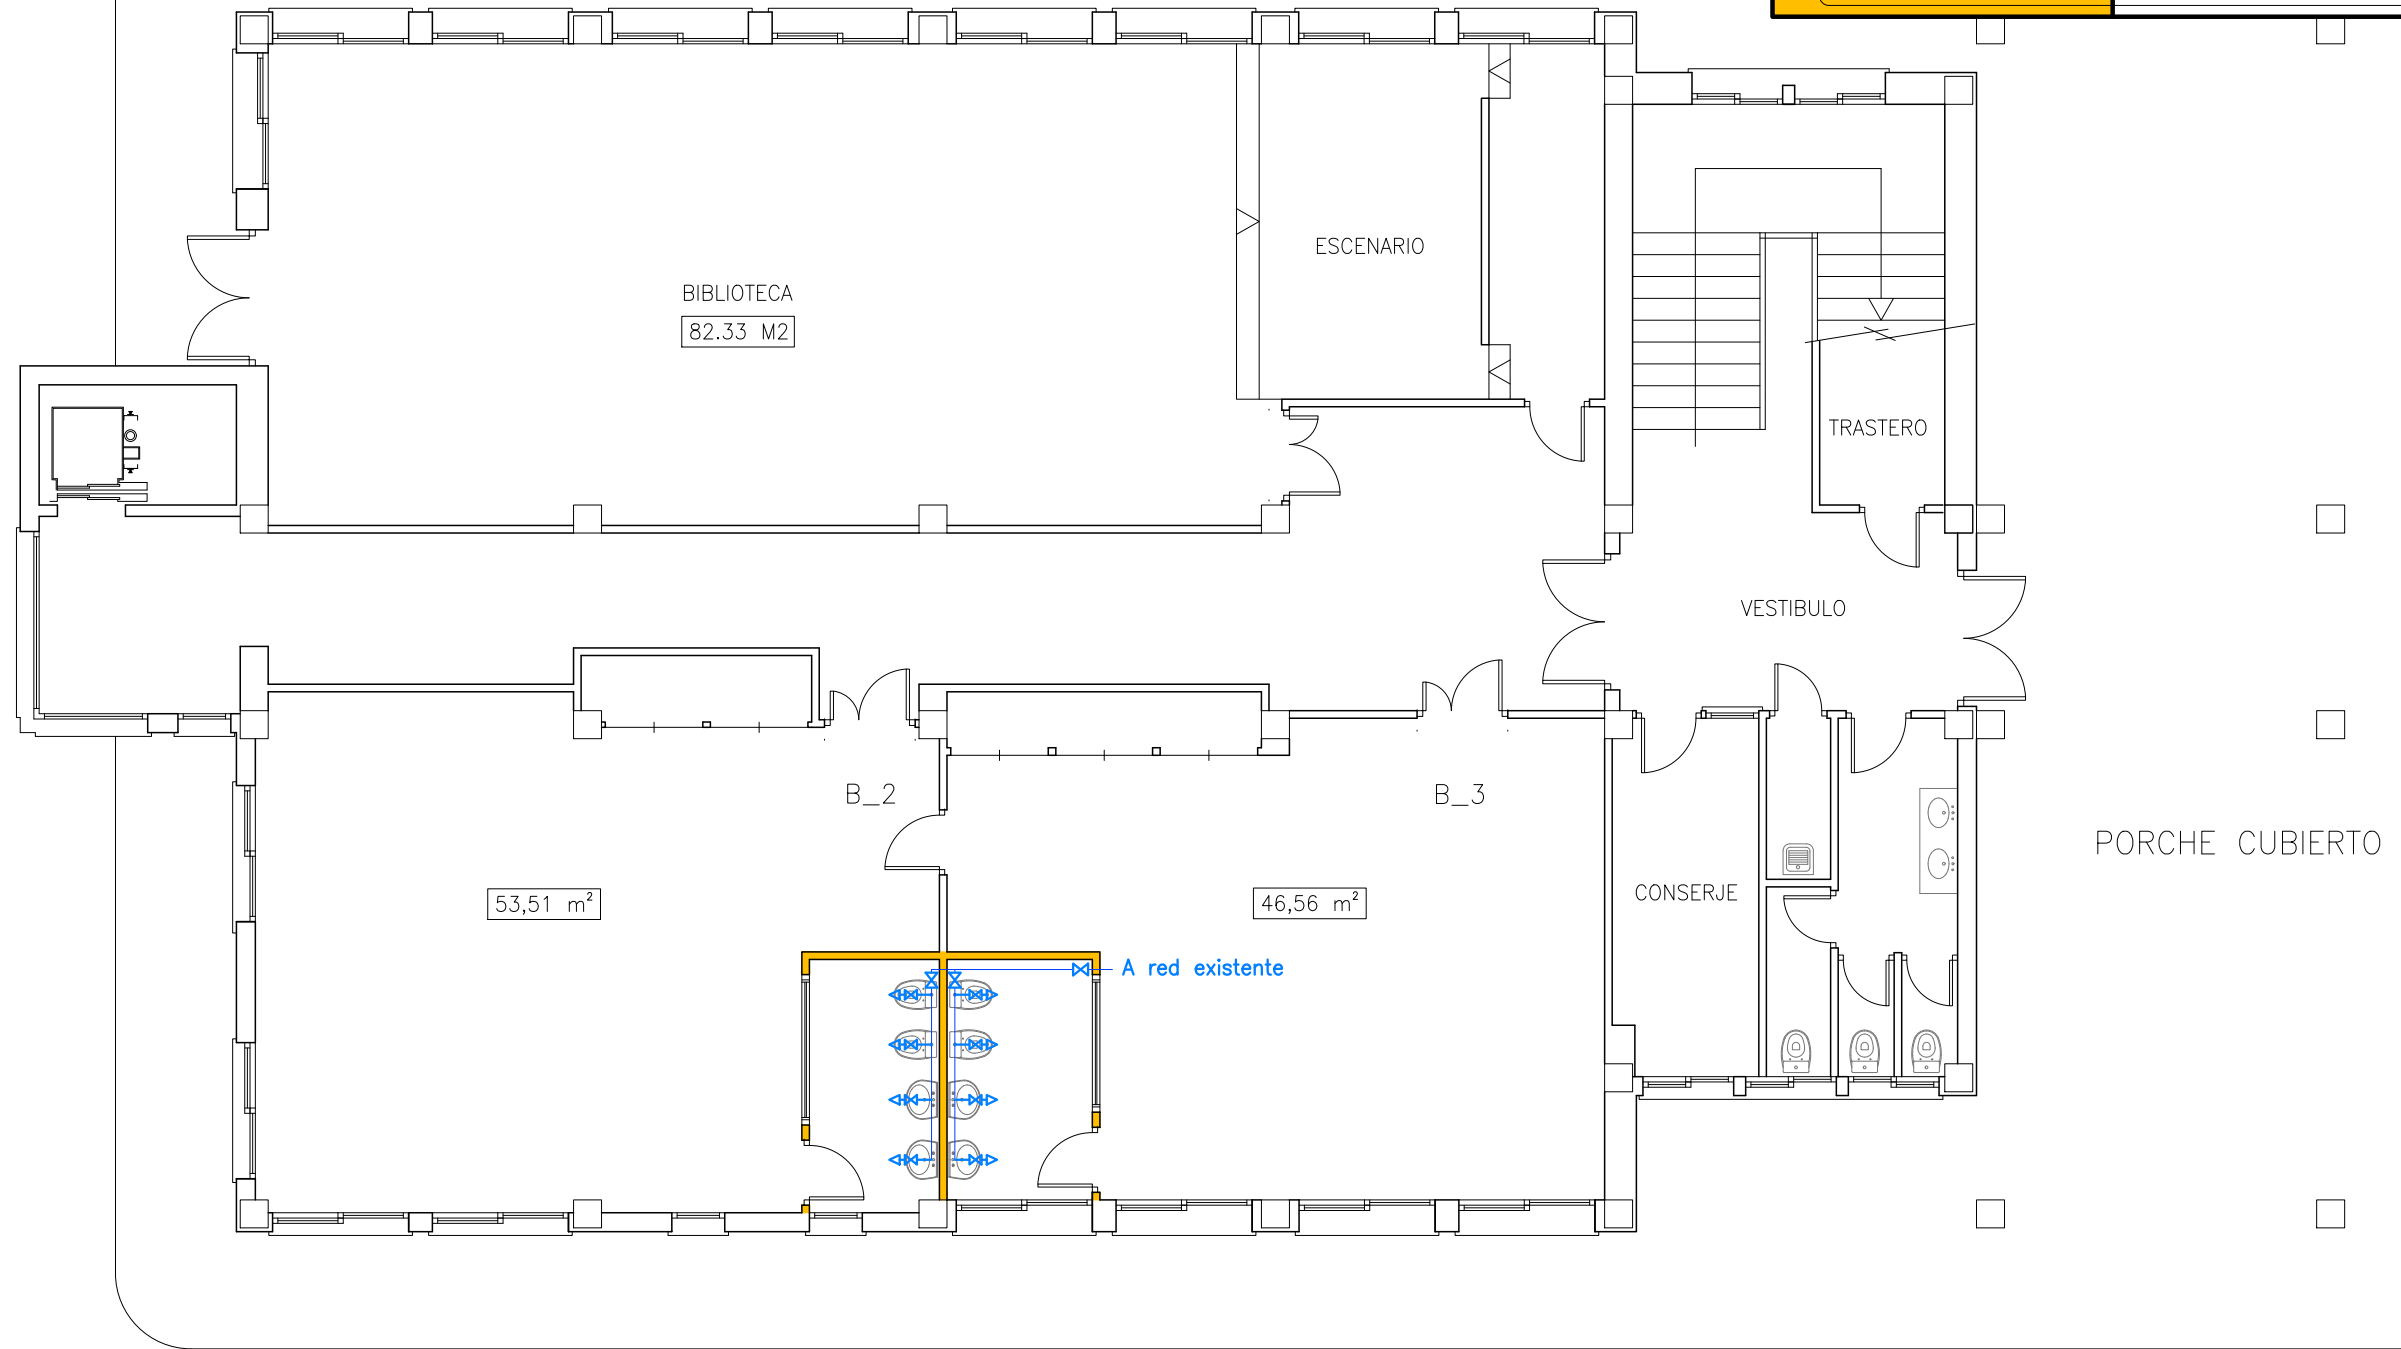

ZONA A (ASEOS)

PLANTA BAJA INSTALACIÓN FONTANERÍA

ESCALA 1/100

P-06

INGENIERO MUNICIPAL: JUÁN JOSÉ FERNÁNDEZ PEÑA

